


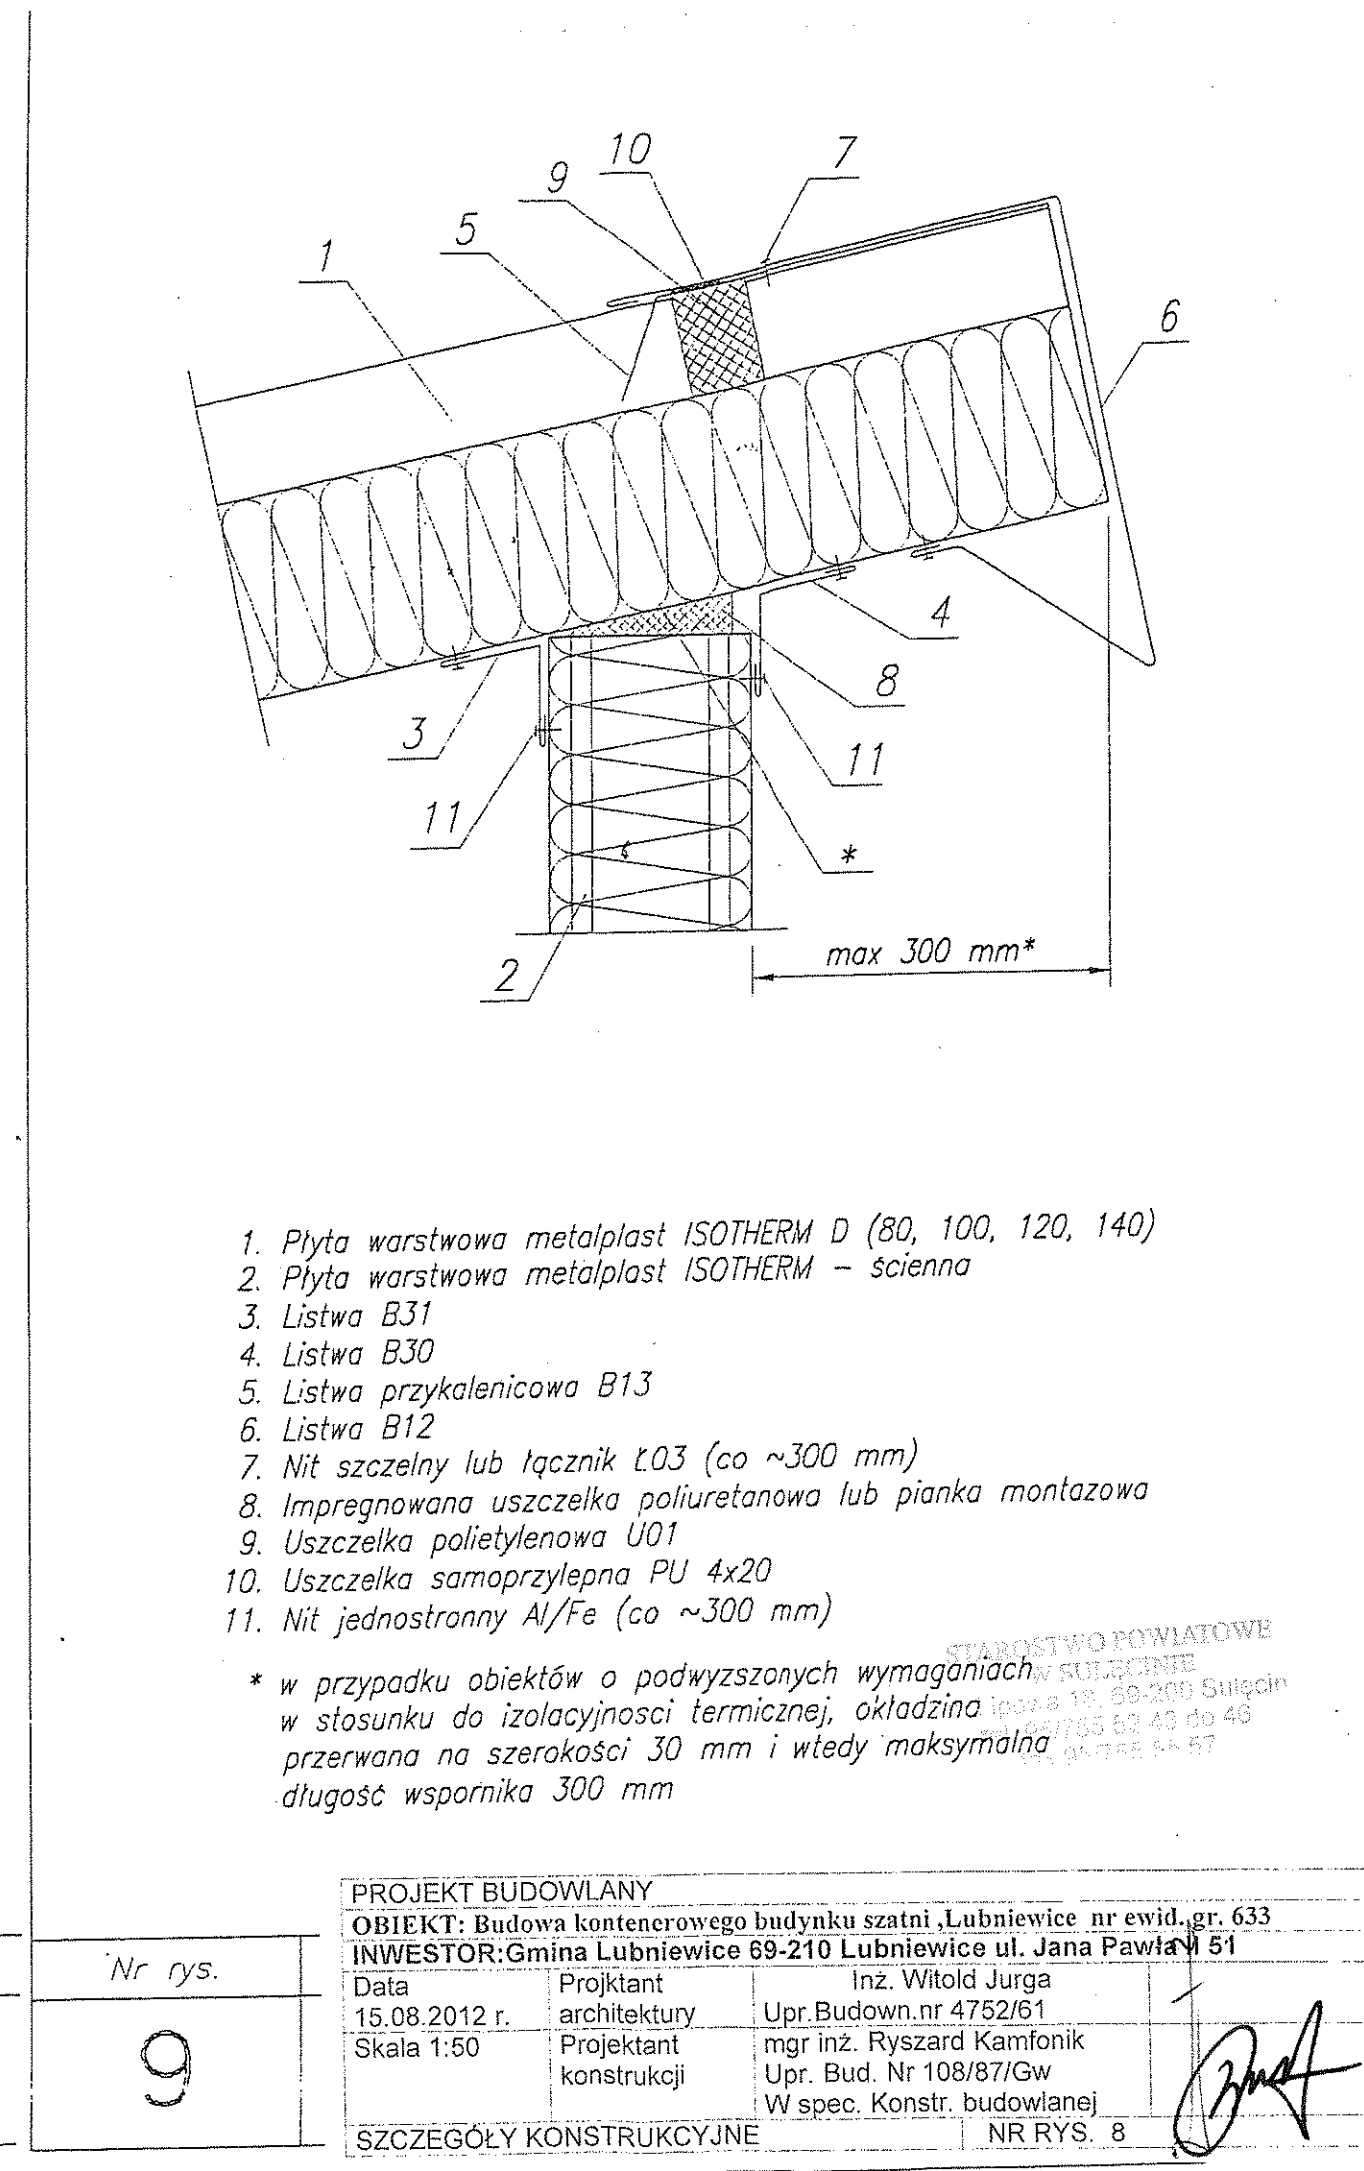


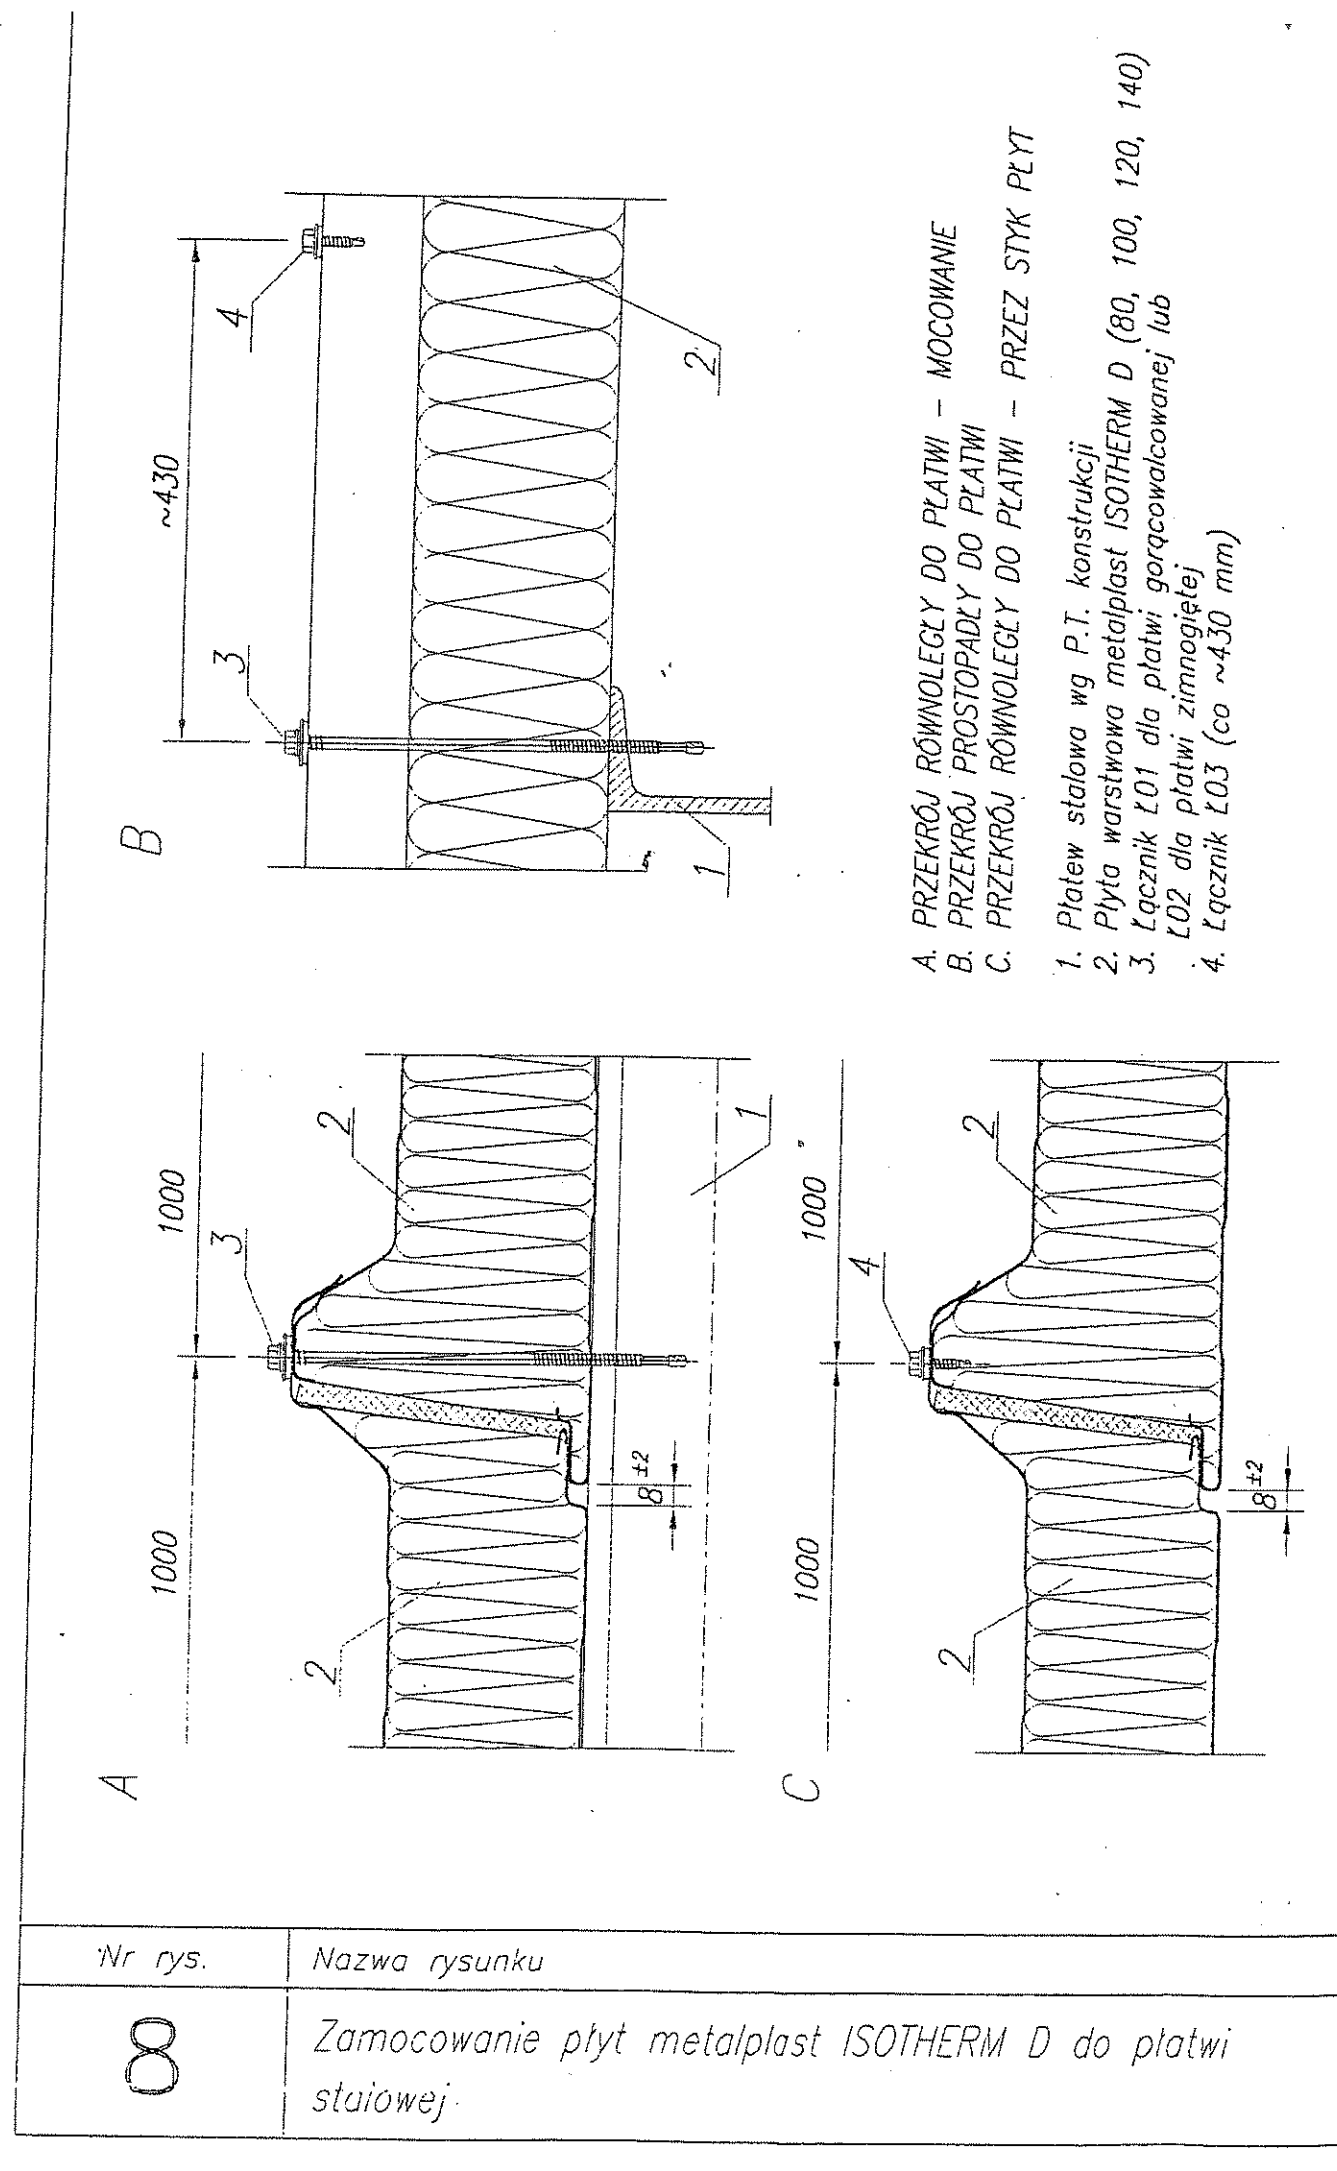

PROJEKT BUDOWLANY			
OBIEKT: Budowa kontenerowego budynku szatni, Lubniewice nr ewid. gr. 633			
INWESTOR: Gmina Lubniewice 69-210 Lubniewice ul. Jana Pawła 51			
Data	Projektant	Inż. Witold Jurga	
15.08.2012 r.	architektury	Upr. Budown. nr 4752/61	
Skala 1:50	Projektant	mgr inż. Ryszard Kamfonik	
	konstrukcji	Upr. Bud. Nr 108/87/Gw	
		W spec. Konstr. budowlanej	
SZCZEGÓŁY KONSTRUKCYJNE			NR RYS. 8

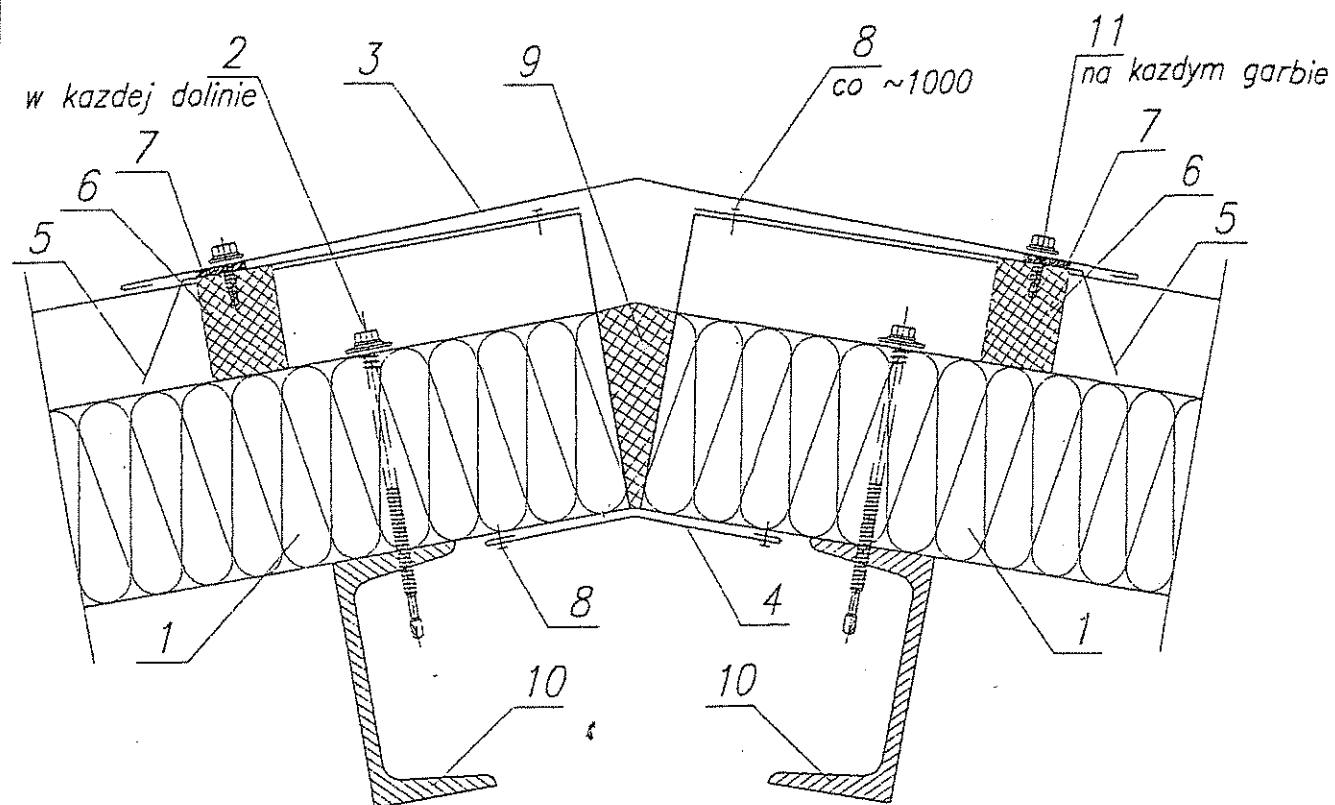

1. Płyta warstwowa metalplast ISOTHERM D (80, 100, 120, 140)
2. Łącznik Ł01 dla płatwi gorącowalcowanej lub Ł02 dla płatwi zimnogiętej
3. Listwa kalenicowa B09
4. Listwa podkalenicowa B10
5. Listwa przykalenicowa B13
6. Uszczelka polietylenowa U01
7. Uszczelka samoprzylepna PU 4x20
8. Nit jednostronny Al/Fe (co ~300 mm)
9. Impregnowana uszczelka poliuretanowa lub pianka montazowa
10. Płatwie wg P.T. konstrukcji
11. Łącznik Ł03 lub nit szczelny

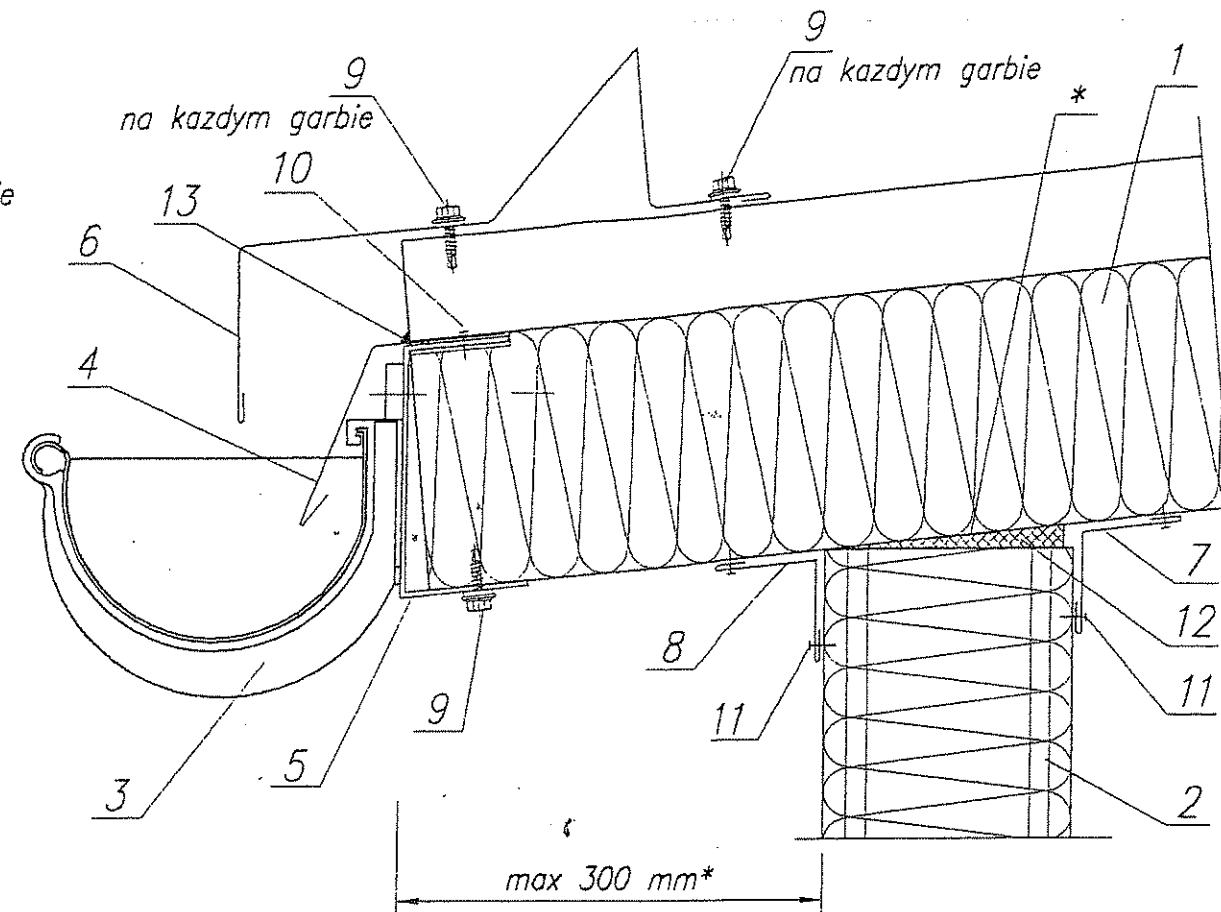

1. Płyta warstwowa metalplast ISOTHERM D (80, 100, 120, 140)
2. Płyta warstwowa metalplast ISOTHERM - ścienna
3. Rynna PCV + hak rynnowy + elementy złączne
4. Listwa B11
5. Listwa B20
6. Listwa B25
7. Listwa B30
8. Listwa B31
9. Łącznik Ł03
10. Nit szczelny (co ~300 mm)
11. Nit jednostronny Al/Fe (co ~300 mm)
12. Impregnowana uszczelka poliuretanowa lub pianka montazowa
13. Masa uszczelniająca

Uwaga:

dla założenia listwy B20 i B11
należy naciąć poliuretan pod górną okładziną płyty

* w przypadku obiektów o podwyższonych
wymaganiach w stosunku do izolacyjności
termicznej, przerwana okładzina
na szerokości 30 mm i wtedy maksymalna


STAROSTWO POWIATOWE
W SUŁĘCZYNIE
ul. Lipowa 1A, 69-200 Sułęczyn
tel. 46755 52 42 do 46

Nr rys.	Nazwa rysunku	Nr rys.
7	Zamocowanie płyt metalplast ISOTHERM D w kalenicy	6

PROJEKT BUDOWLANY			
OBIEKT: Budowa kontenerowego budynku szatni, Lubniewice nr ewid. gr. 633			
INWESTOR: Gmina Lubniewice 69-210 Lubniewice ul. Jana Pawła II 51			
Data 15.08.2012 r.	Projektant architektury	Inż. Witold Jurga Upr. Budown. nr 4752/61	
Skala 1:50	Projektant konstrukcji	mgr inż. Ryszard Kamfonik Upr. Bud. Nr 108/87/Gw W spec. Konstr. budowlanej	
SZCZEGÓŁY KONSTRUKCYJNE			NR RYS. 9

RZUT PARTERU—INST. KANALIZACYJNA

skala 1:50

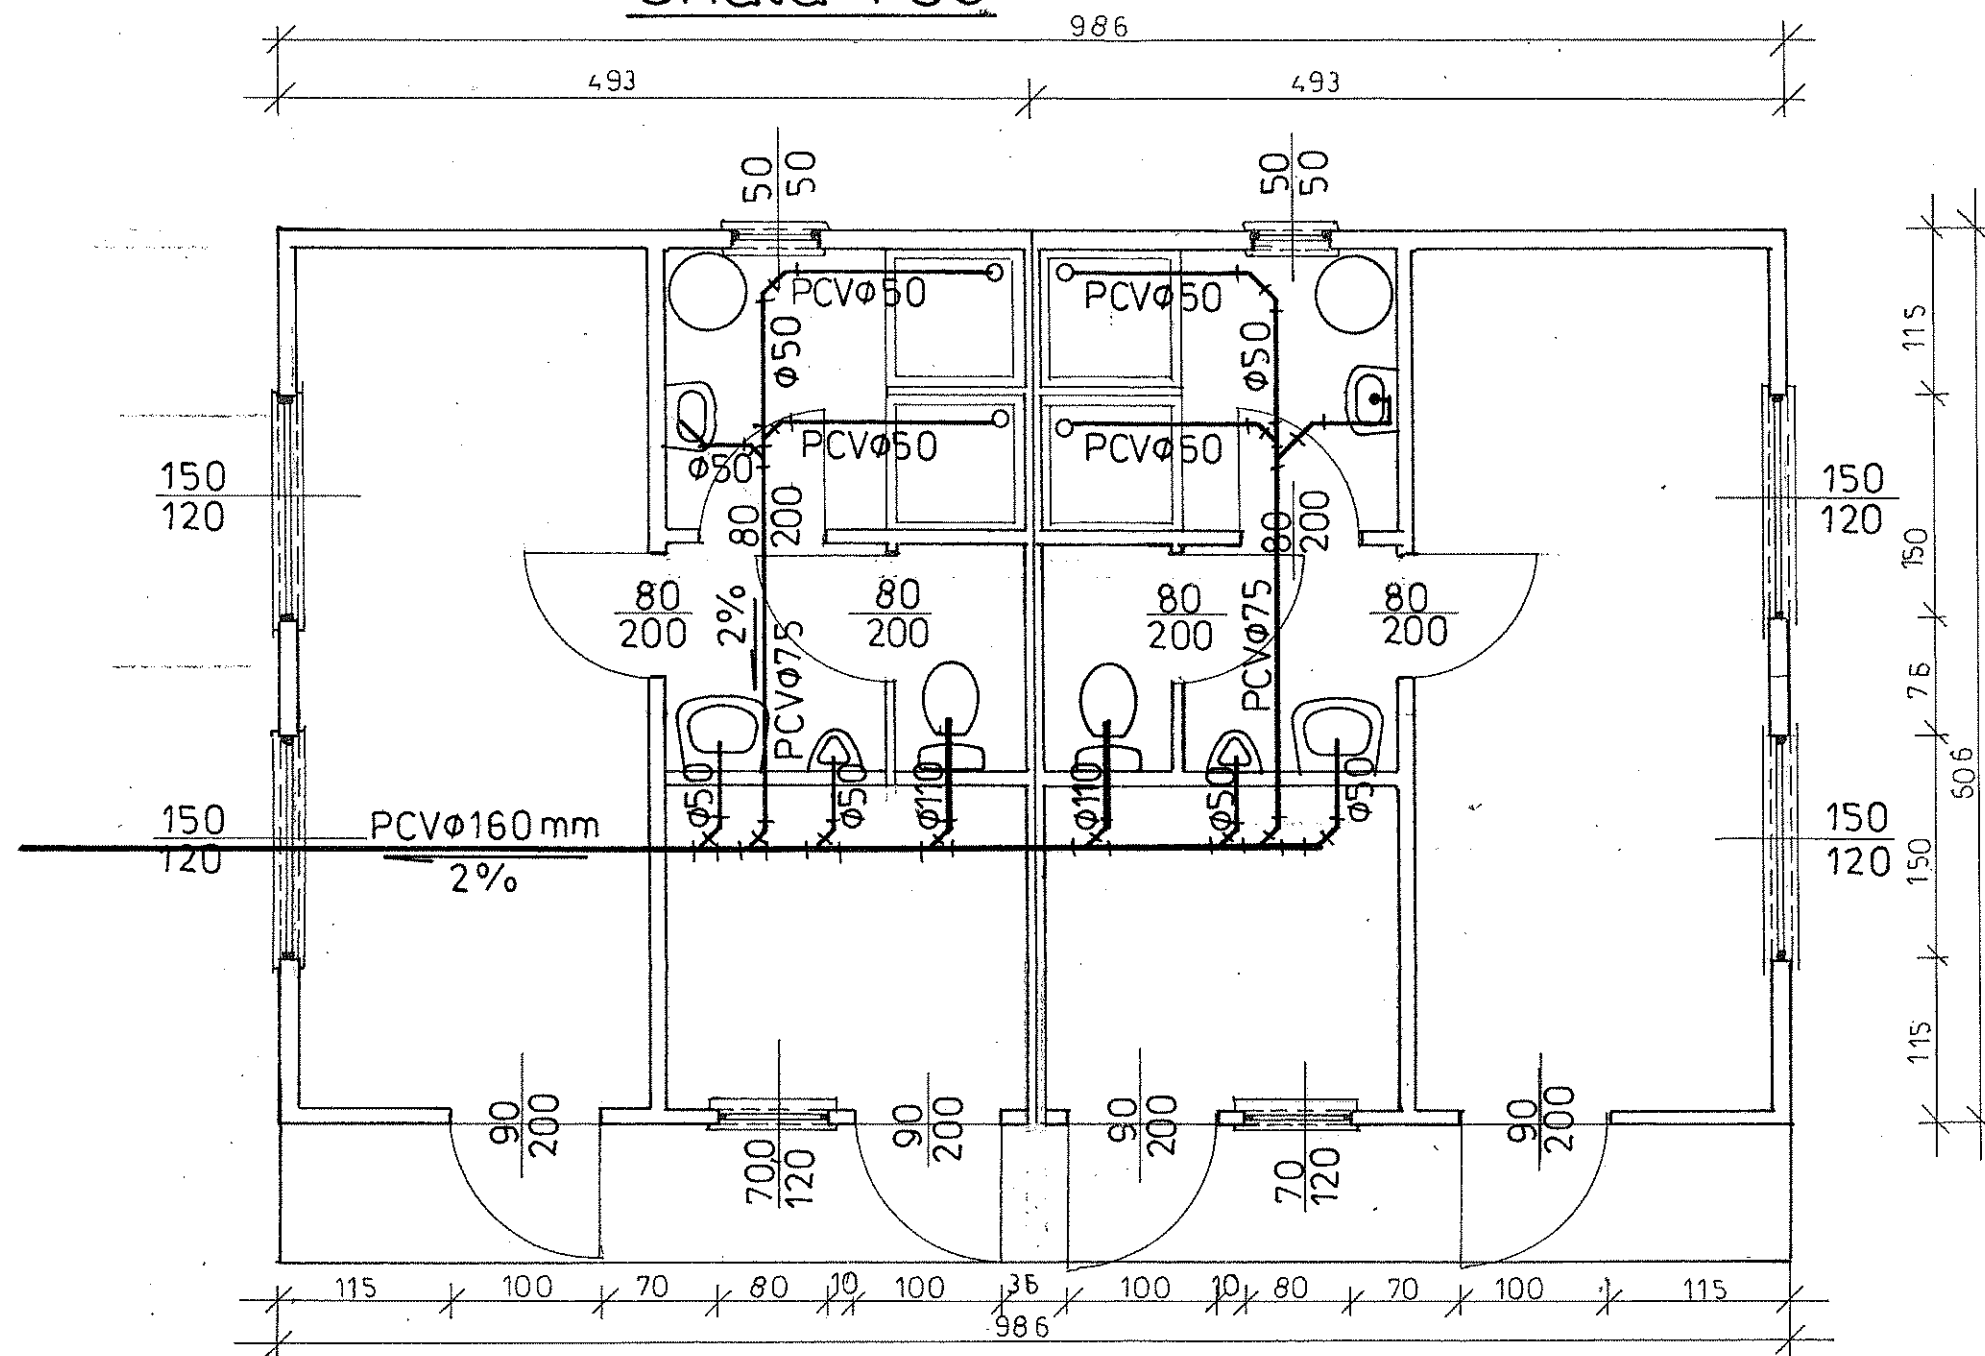


STAROSTWO POWIATOWE
W SULĘCINIE
ul. Lipowa 18, 69-200 Sulęcinek
tel. 95/756 52 43 do 46
fax 95/756 55 07

PROJEKT BUDOWLANY			
OBIEKT: Budowa kontenerowego budynku szatni, Lubniewice nr ewid. gr. 633			
INWESTOR: Gmina Lubniewice 69-210 Lubniewice ul. Jana Pawła II 51			
Data 15.10.2012	Projektant INST. SANIT.	Antoni Przybysz	
		Upr. Bud.Nr 6/77/Gw	
Skala 1:50	INSTALACJA KANALIZACYJNA		NR RYS. 11


RZUT PARTERU-INST. ELEKTR.

skala 1:50



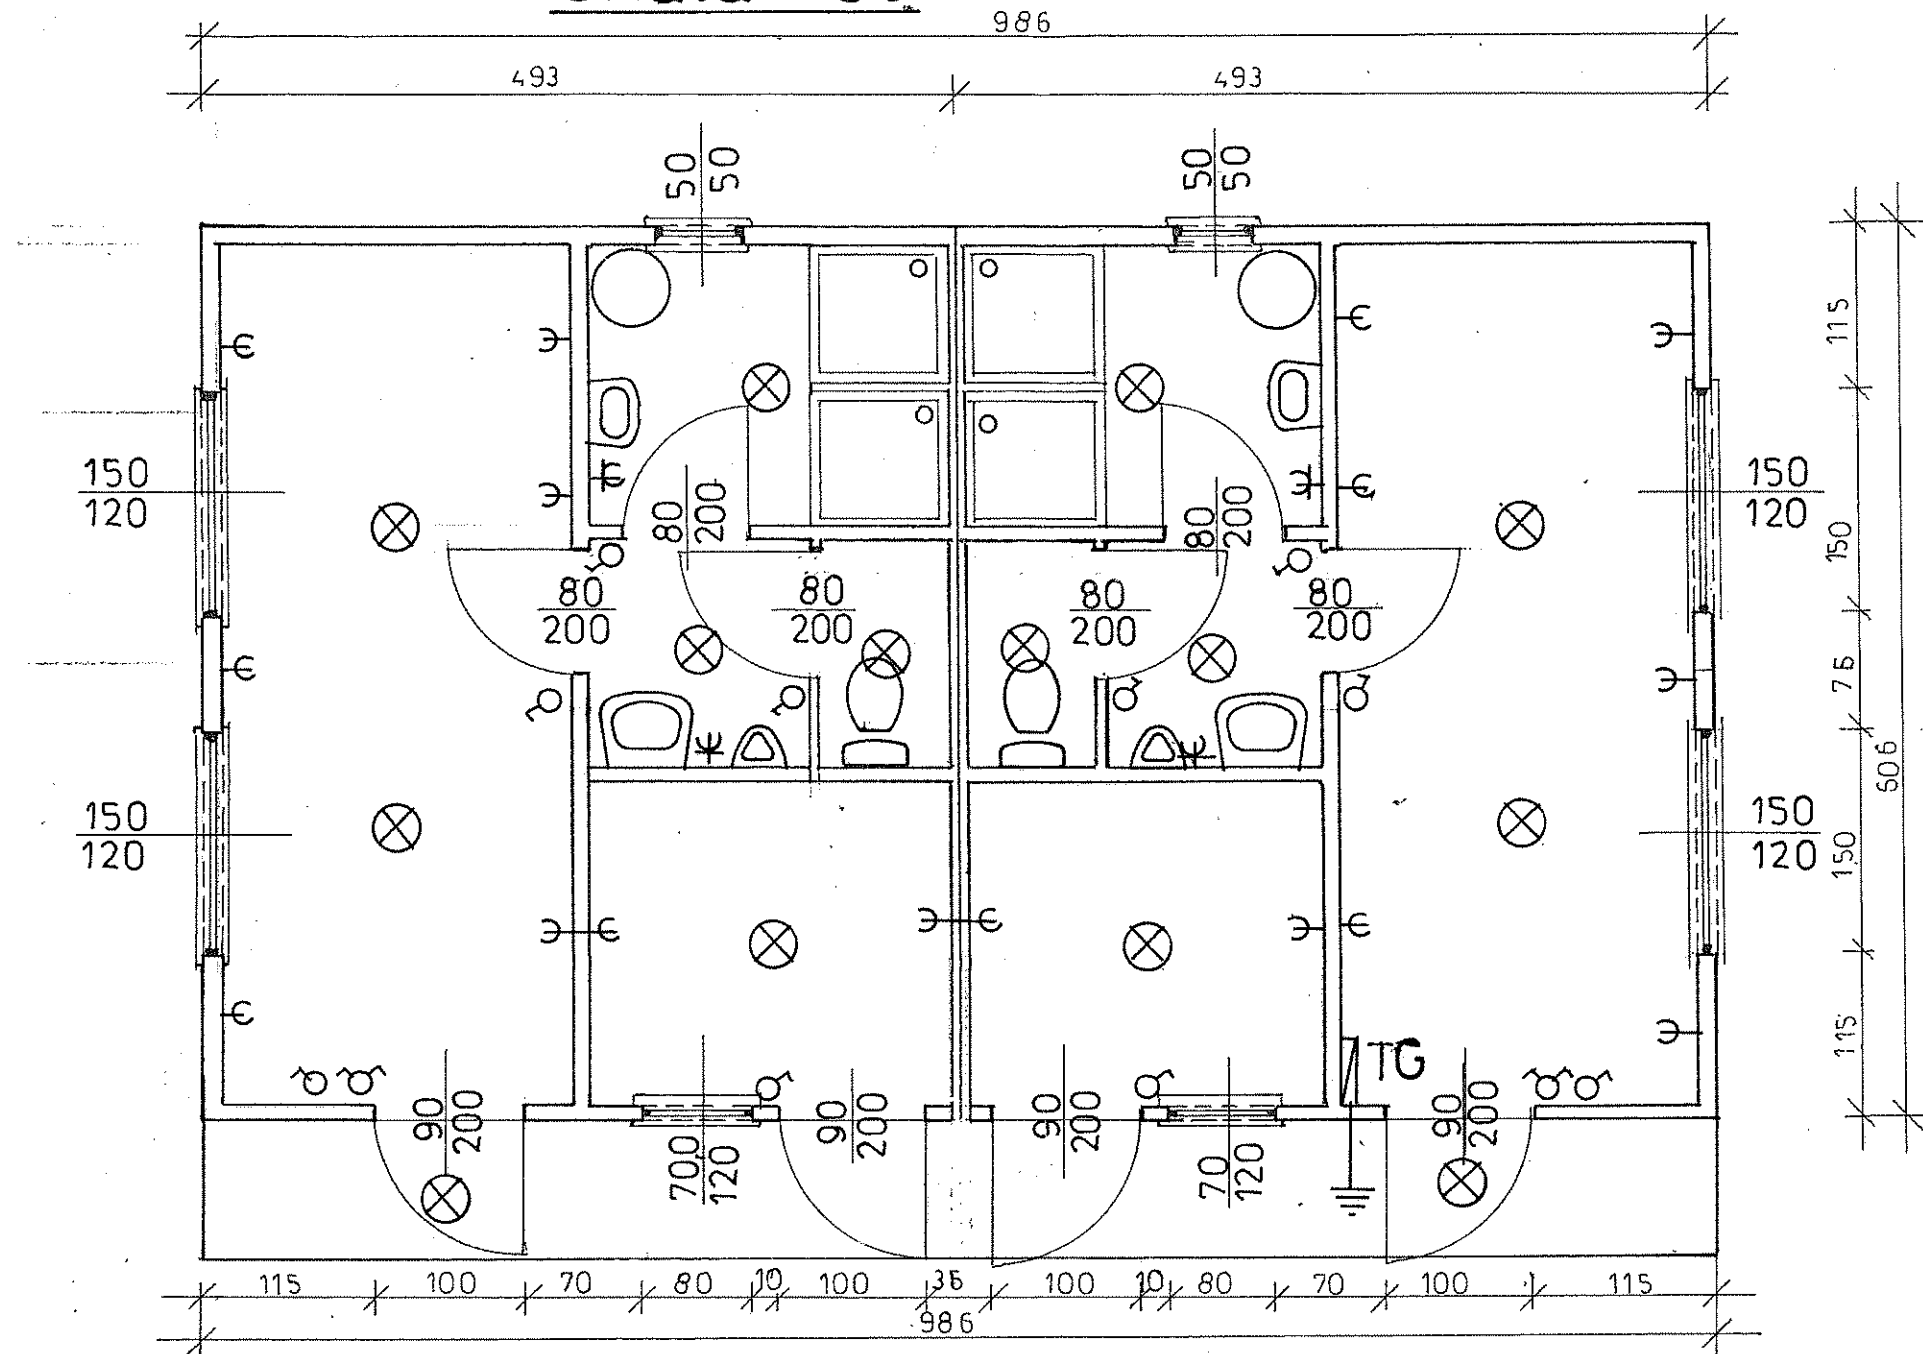


STAROSTWO POWIATOWE
W SULĘCZYNIE
ul. Lipowa 18. 69-200 Sulęcín
tel. 95/755 52 43 do 46
fax 95/755 55 67


OBJEKT BUDOWLANY		
OBJEKT: Budowa kontenerowego budynku szatni, Lubniewice nr ewid. gr. 633		
INWESTOR: Gmina Lubniewice 69-210 Lubniewice ul. Jana Pawła II 51		
Data 15.08.2012 r.	Projektant architektury	Dionizy Brembor Upr. Proj. 98/86/Gw
Skala 1:50		
Instalacja elektryczna		NR RYS. 12

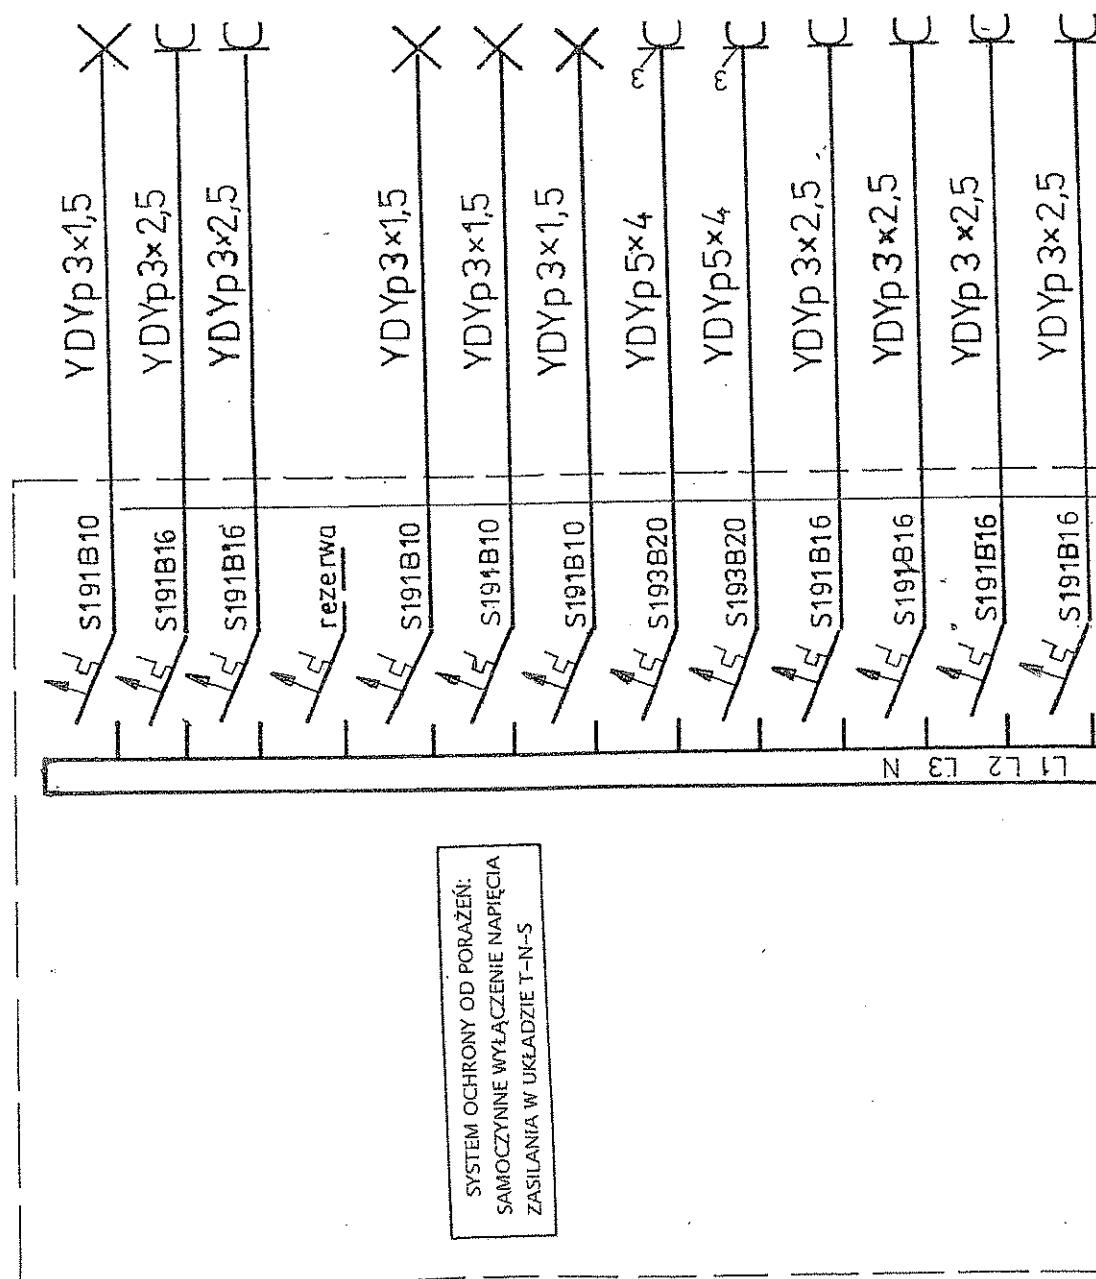


Wyłłącznik różnicowy prądowy
EF-4 63/0,03A

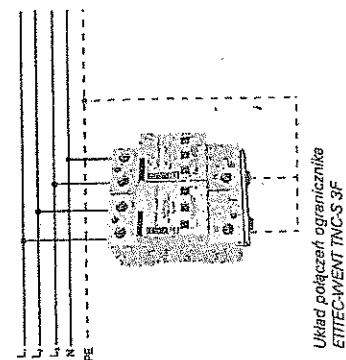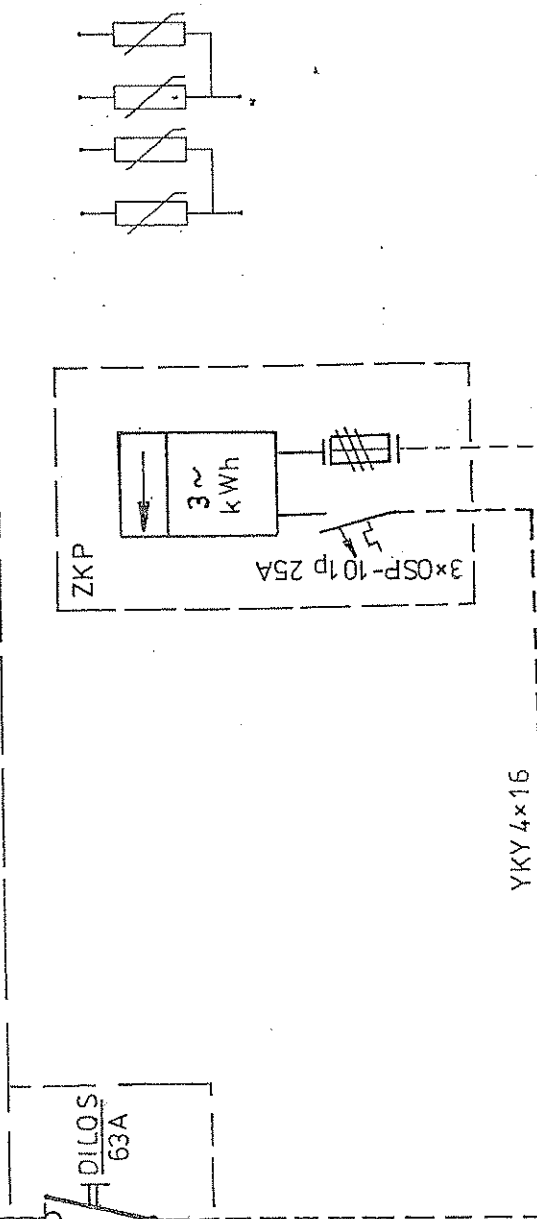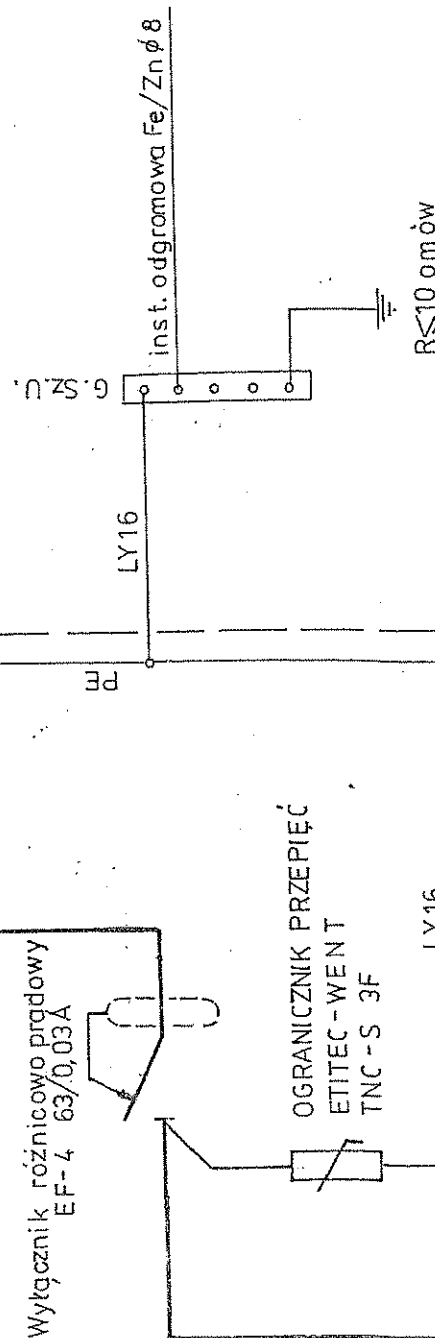

 STAROSTWO POWIATOWE
W SULĘCINIE
ul. Lipowa 18, 69-200 Sulęcín
tel. 95/755 52 43 do 46
fax 95/755 52 57

PROJEKT BUDOWLANY			
OBIEKT: Budowa kontenerowego budynku szatni, Lubniewice nr ewid. gr. 633			
INWESTOR: Gmina Lubniewice 69-210 Lubniewice ul. Jana Pawła II 51			
Data 15.08.2012 r.	Projektant architektury	Dionizy Brembor Upr. Proj. 98/86/Gw	
Skala 1:50	Instalacja elektryczna – tablica główna		
NR RYS. 13			

skala 1:50

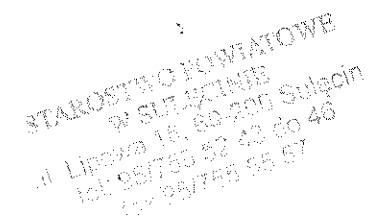

NR RYS. 10